

COMMUNE DE
CAMPARAN



PROJET

ASSAINISSEMENT

Affaire	Etudiée par R. LECERF	Dessinée par G. MARQUERIE	Vérifiée par
N: 3 453	le: 29_9_1969	le:	
EXTRAIT DU PLAN CADASTRAL		Dates	Modifications
Echelle: 1/500			Visas
Pièce: N: 1_2			


— LEGENDE —

- OUVRAGES
- Reservoir de chasse:
 - Deversoir d'orloge:
 - Regard de visite:
 - sous chaussee:
 - dans espace vert:
 - Regard de jonction:
 - sous chaussee:
 - Regard de chute:
 - sous chaussee:
 - dans espace vert:
 - Regard borgne:
 - CANALISATIONS A.C:
 - $\phi = 300\text{ mm.}$:
 - $\phi = 250\text{ mm.}$:
 - $\phi = 200\text{ mm.}$:
 - $\phi = 150\text{ mm.}$:
 - branchements:
 - Reseau A.E.P:
 - Points du profil:
- $\phi 170$ irrigation

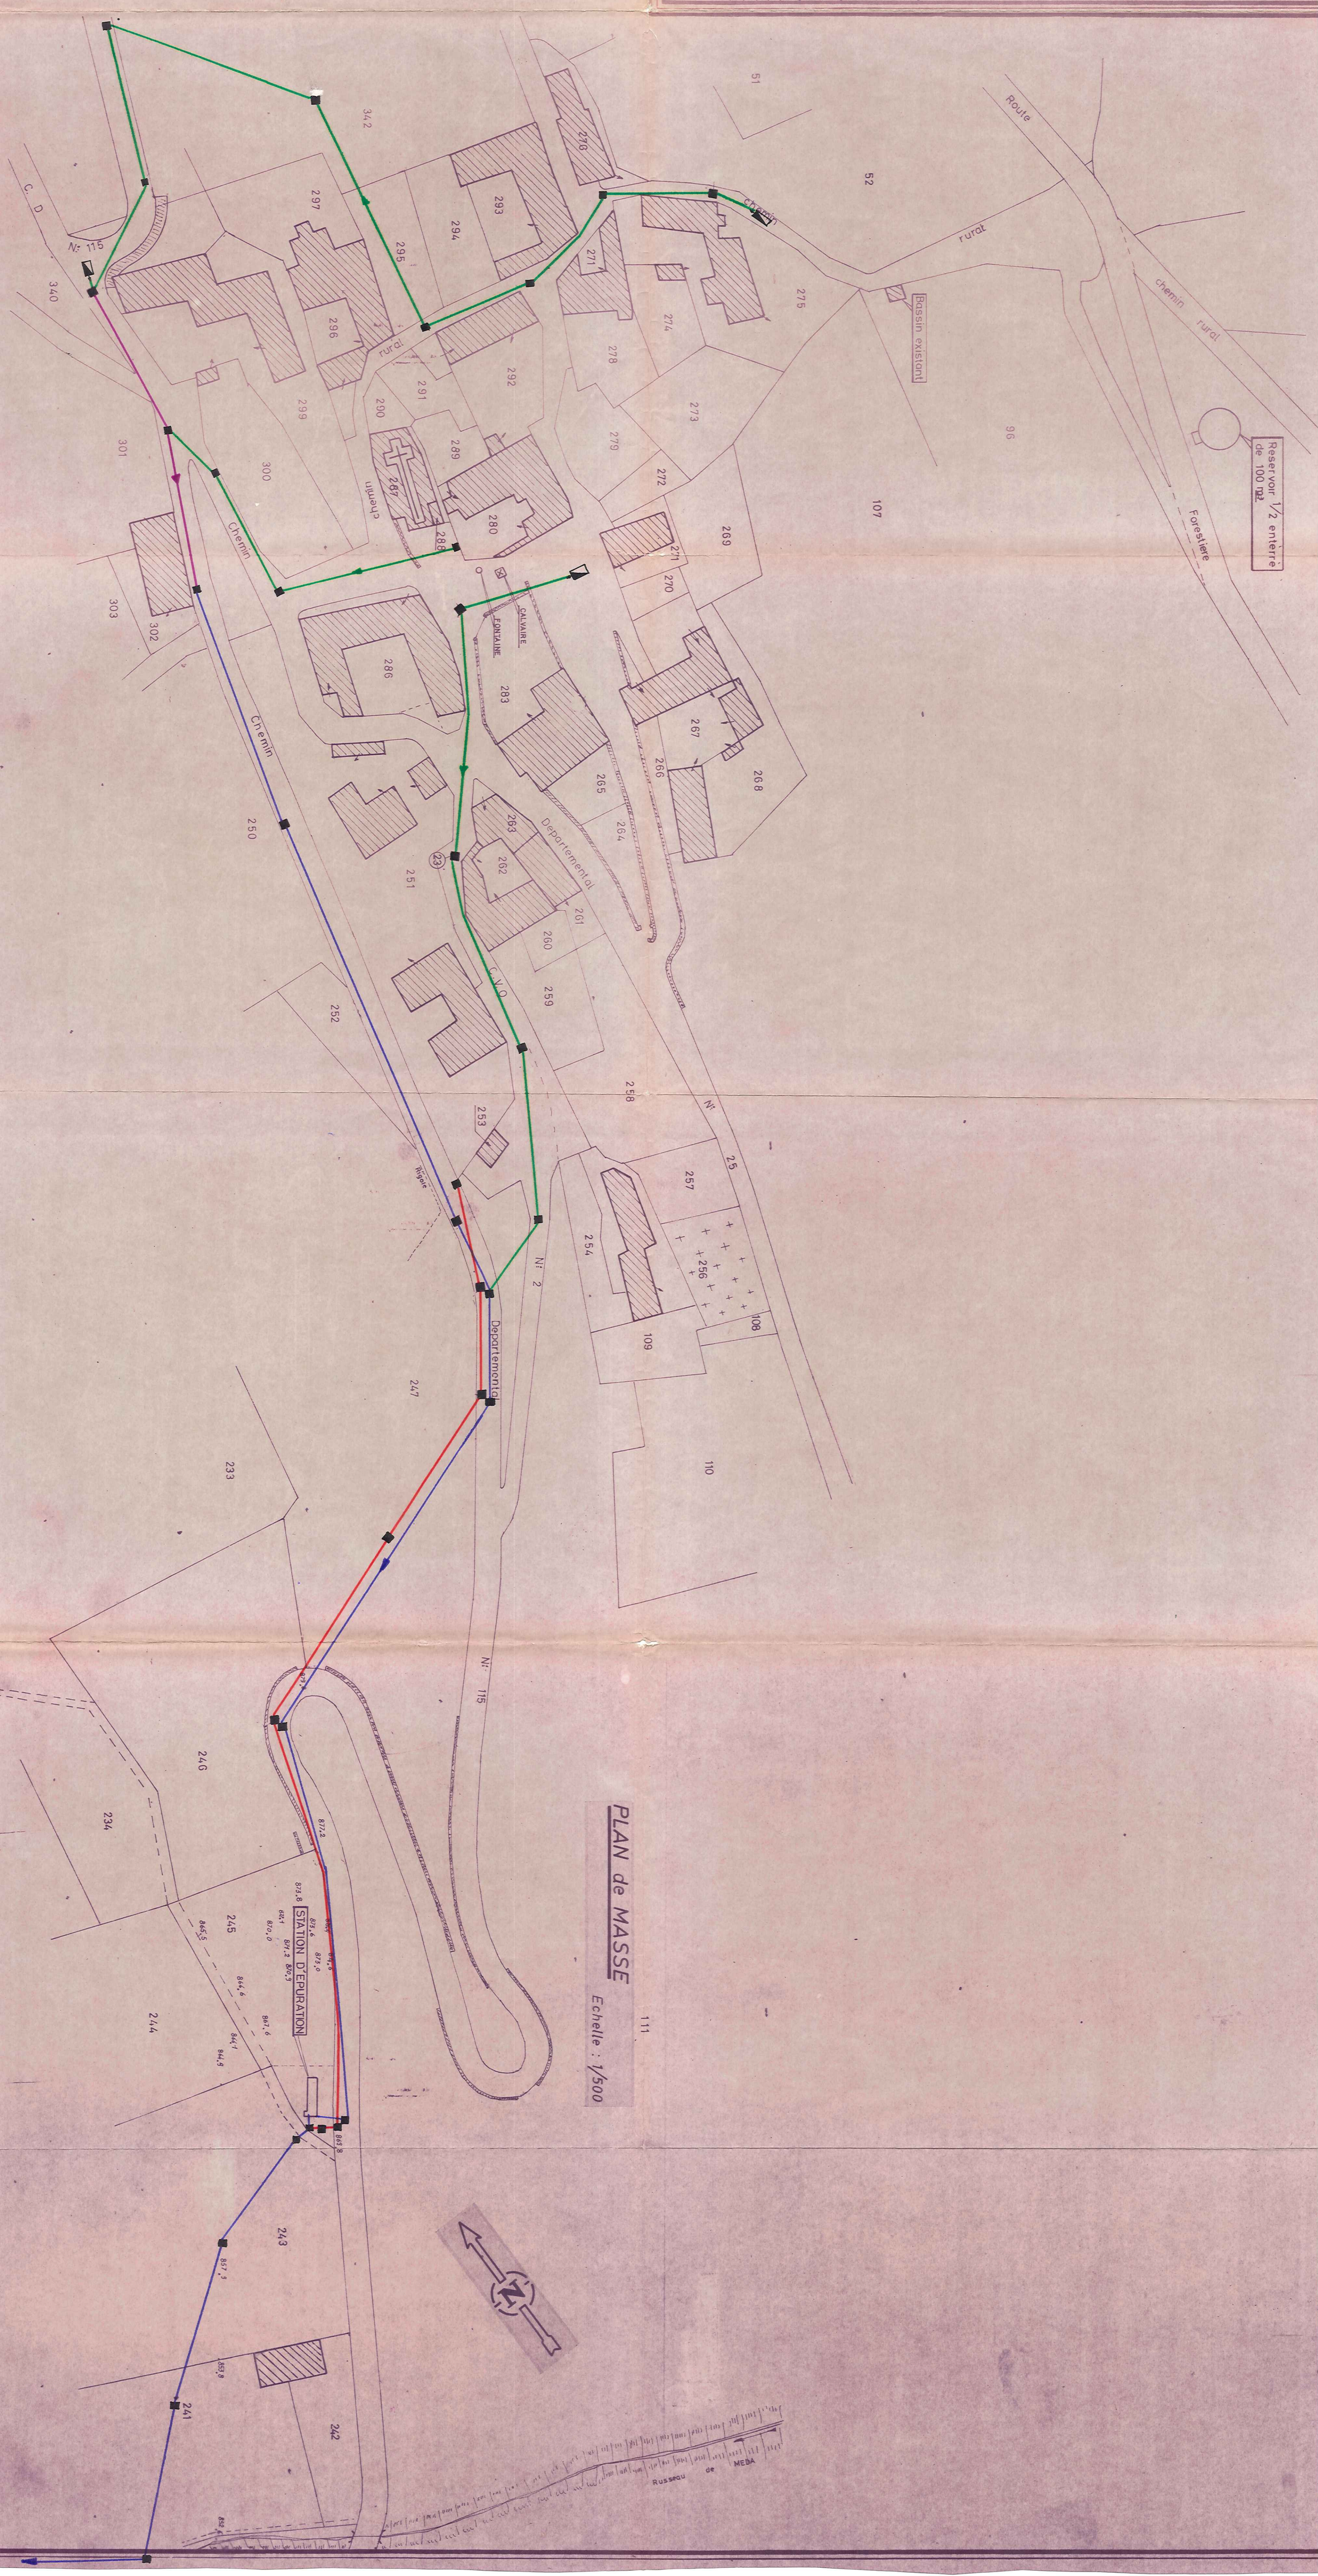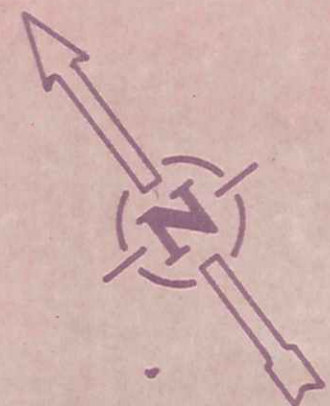

PLAN de MASSE

Echelle: 1/500

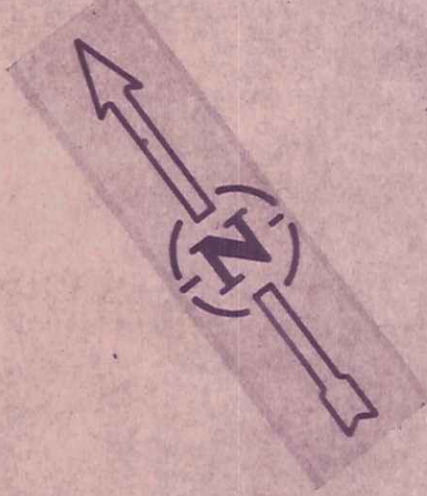

MEDA
de
Russeau